

**UCHWAŁA NR XXV/241/2013
RADY POWIATU W SZCZYTNI
Z DNIA 14 listopada 2013 roku**

**w sprawie wyrażenia zgody na nieodpłatne ustanowienie służebności przesyłu
na rzecz Polska Spółka Gazownictwa Sp. z o.o.**

Na podstawie art. 12 pkt. 8 litera "a" ustawy z dnia 5 czerwca 1998 r. o samorządzie powiatowym (Dz. U. z 2013 poz. 595 z późn. zm.) w związku z art. 13 ust. 1 ustawy z dnia 21 sierpnia 1997 r. o gospodarce nieruchomościami (tj. Dz. U. z 2010 r. Nr 102, poz. 651 z późn. zm.) oraz art. 49 § 1, art. 305¹ ustawy z dnia 23 kwietnia 1964 r. Kodeks cywilny (Dz. U. z 1964 r. Nr 16, poz. 93 z późn. zm.) Rada Powiatu w Szczytnie uchwała, co następuje:

§1

Wyraża się zgodę na ustanowienie nieodpłatnie ograniczonego prawa rzeczowego – służebności przesyłu na nieruchomości będącej w wieczystym użytkowaniu Powiatu Szczytcieńskiego, oznaczonej w ewidencji gruntów jako działka nr 229/1 położona w obrębie 5 Miasta Szczytno, o powierzchni 0,2728 ha, dla której Sąd Rejonowy w Szczytnie V Wydział Ksiąg Wieczystych prowadzi księgę wieczystą nr OL1S/00006885/5. Służebność ustanawiana będzie zgodnie z dokumentacją projektową, stanowiącą załącznik do niniejszej uchwały.

§2

Zakres korzystania przez Polską Spółkę Gazownictwa Sp. z o.o. z nieruchomości obciążonej zostanie szczegółowo określony w porozumieniu w sprawie ustanowienia służebności przesyłu.

§3

Wykonanie uchwały powierza się Zarządowi Powiatu.



§4

Uchwała wchodzi w życie z dniem podjęcia.

PRZEWODNICZĄCA RADY

Alicja Cielecka

PROJEKT ZAGOSPODAROWANIA TERENU SKALA 1:500

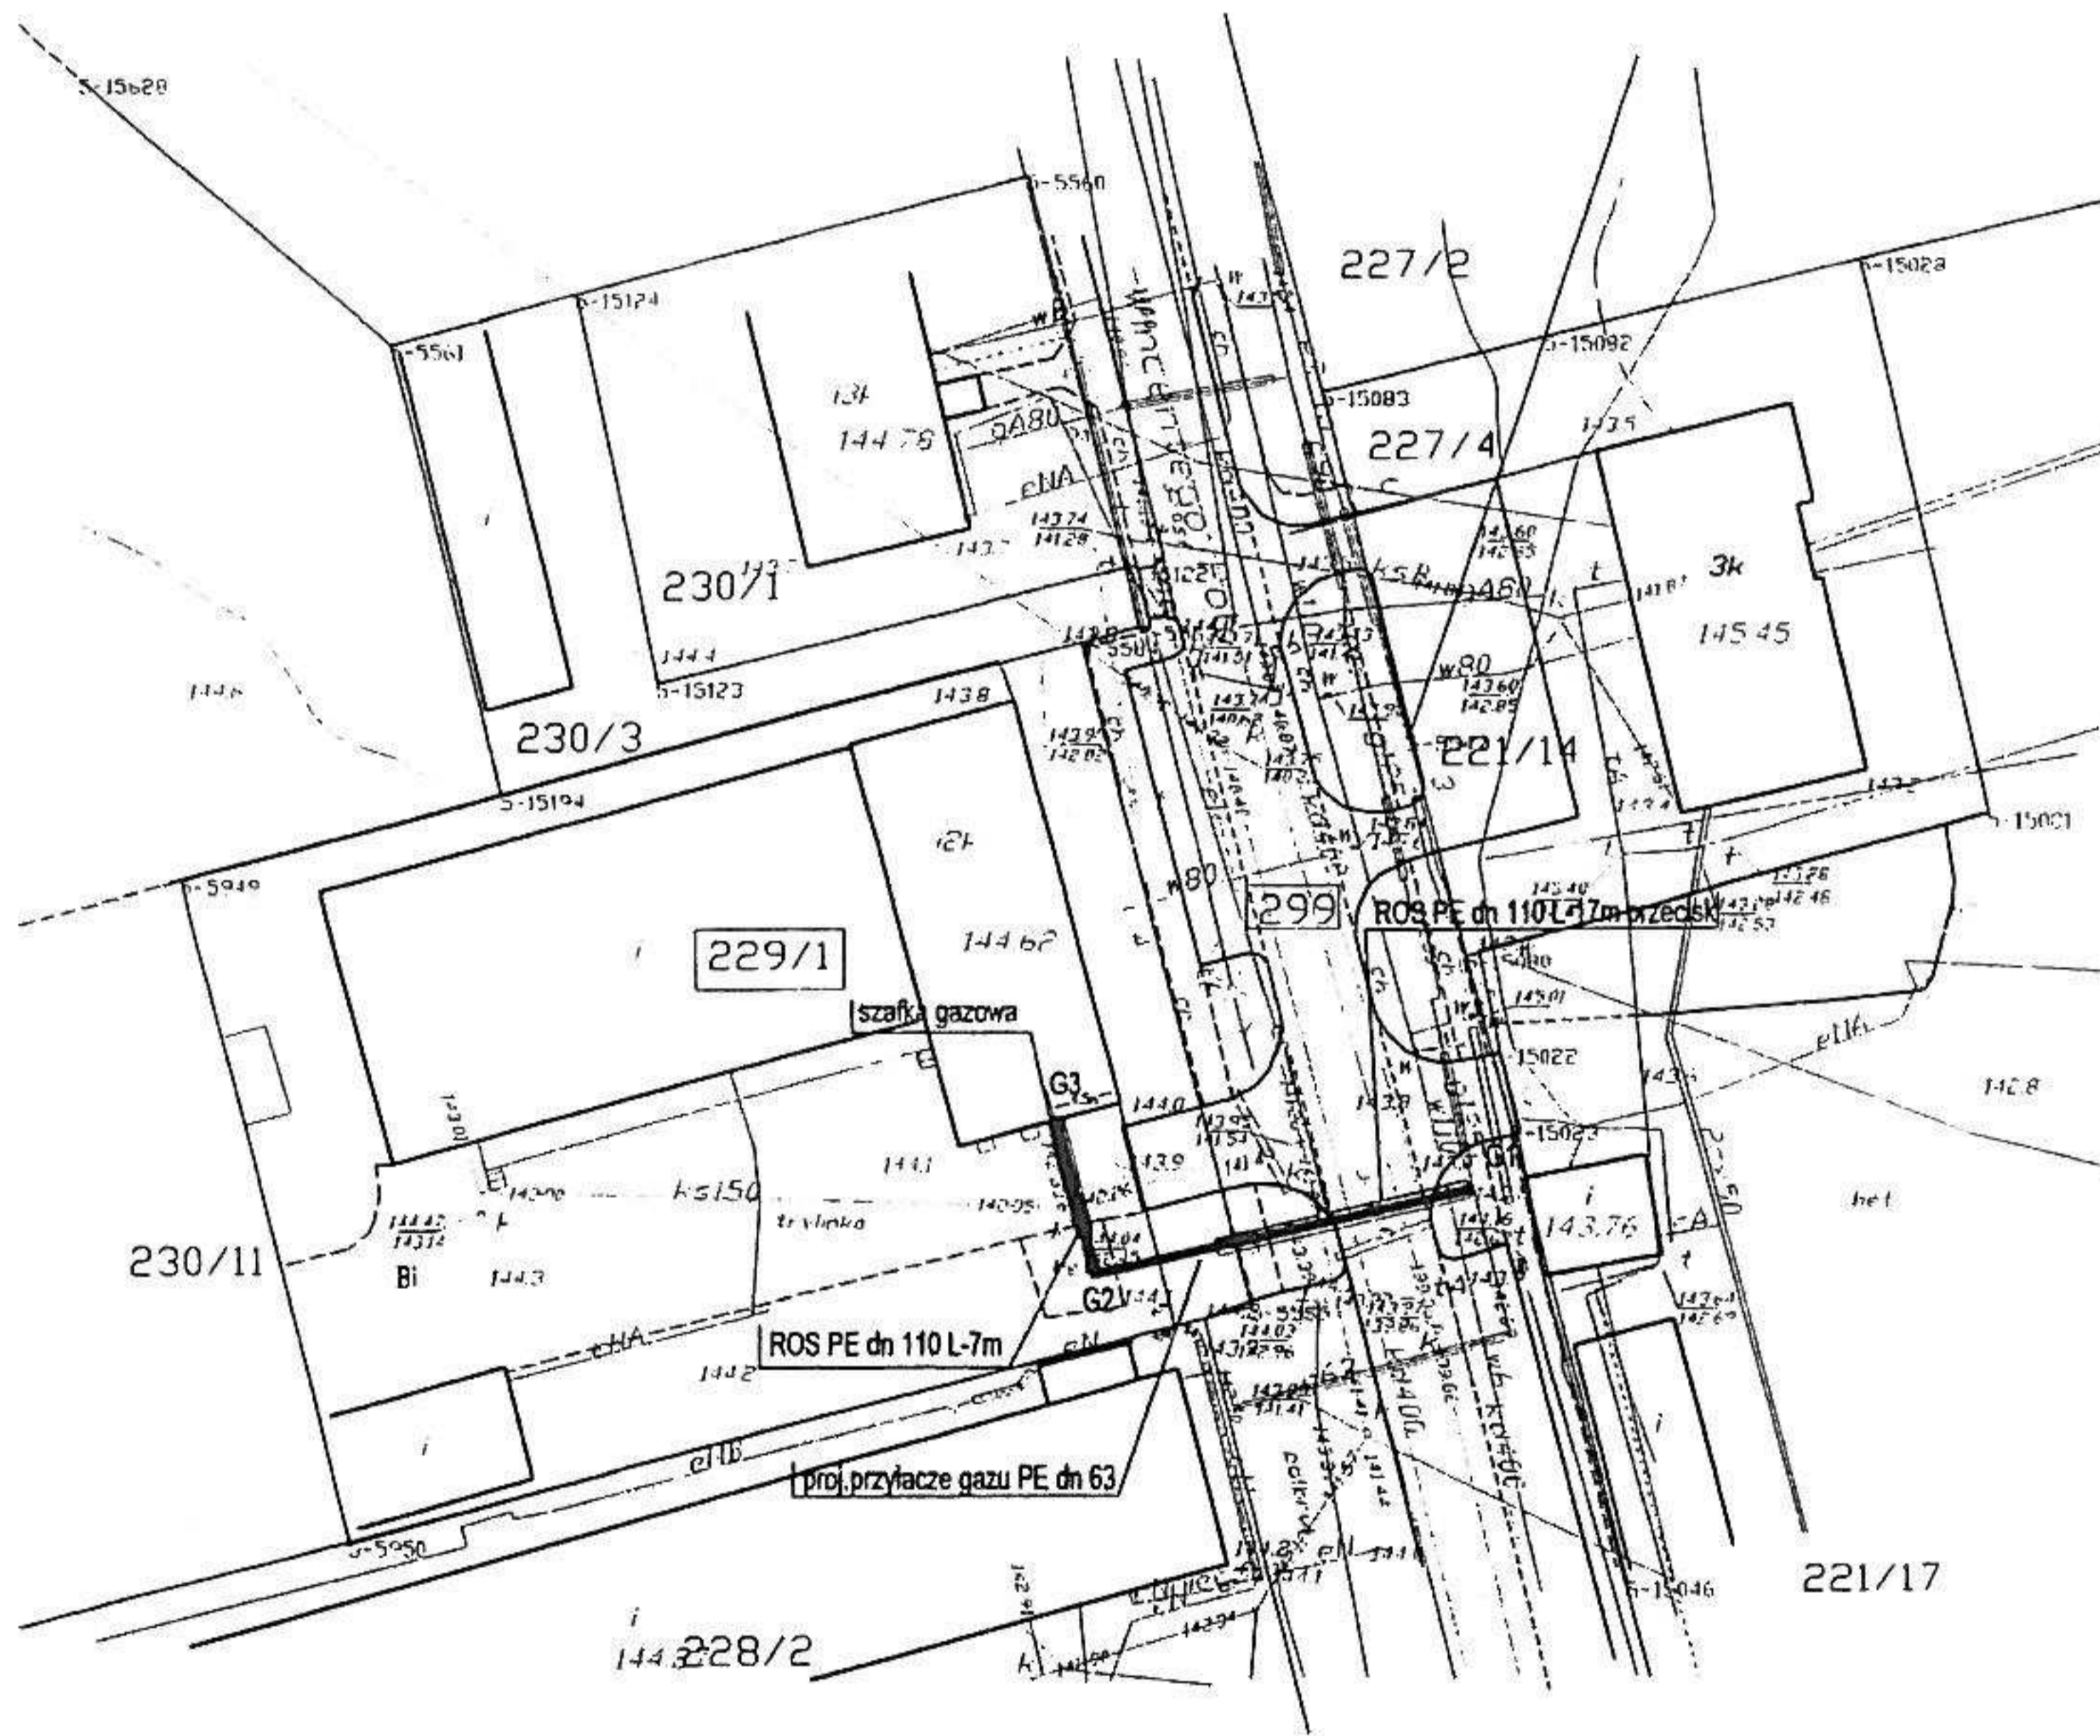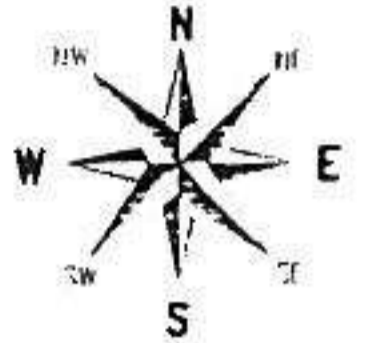

- LEGENDA:**
 proj. szafka gazowa
 proj. przyłącze gazu PE dn 63
 proj. ROS

KERG:
 Województwo:
 Powiat:
 Miasto:
 Obręb:
 Obiekt:
 Nr godła:

011-100/2013
 warmińsko-mazurskie
 szczytnski
 Szczytno
 m. Szczytno nr 5
 ul. Poła dz. 229/1
 233.142.112.1

W obszarze zaznaczonym linią czarną potwierdzono w terenie aktualność treści mapy zasadniczej. Dokumenty potwierdzające aktualność przyjęto do zasobu powiatowego w dniu 27.06.2013 i zaewidencjonowano pod nr 011-100/13

Mapa została wykonana przez geodetę uprawnionego Pana Henryka Ofierski Uprawnienia nr 13392

PROGAZ Ewa Juszczyk			
12-100 Szczytno ul. Niepodległości 25A			
tel./fax 89 674 40 94 progaz-ewa@progaz-ewa.pl www.progaz-ewa.pl			
OBIEKT:	PROJEKT BUDOWLANY przyłącze gazu n/c PE dn 63		
ADRES:	m. SZCZYTNO UL. POŁA DZ. 229/1.289		
Nazwa ist.:	Projekt zagospodarowania	PODPIS	BRANŻA
PROJEKTANT:	mgr inż. Ryszard Juszczyk upr. bud. 62/94/DL		DATA